


LEGENDA:

- ASFLATOVÁ VOZOVKA
- ASFALTOVÝ CHODNÍK
- VJEZDY A PARKOVACÍ STÁNÍ Z ŽULOVÉ KOSTKY 100/100
- ODPOČINKOVÁ PLOCHA Z PRAŽSKÉ MOZAIKY 50/50
- ZELEŇ
- NOVÉ HRANY KOMUNIKACÍ
- STÁVAJÍCÍ HRANY
- PARCELNÍ HRANICE
- VODOROVNÉ DZ
- NAVRHOVANÁ PŘÍPOJKA VPUSTI
- NAVRHOVANÉ VEŘEJNÉ OSVĚTLENÍ
- STÁVAJÍCÍ SÍŤ ELEKTRO
- STÁVAJÍCÍ PLYNOVOD
- STÁVAJÍCÍ VODOVOD
- STÁVAJÍCÍ SÍŤ SLABOPROUDU

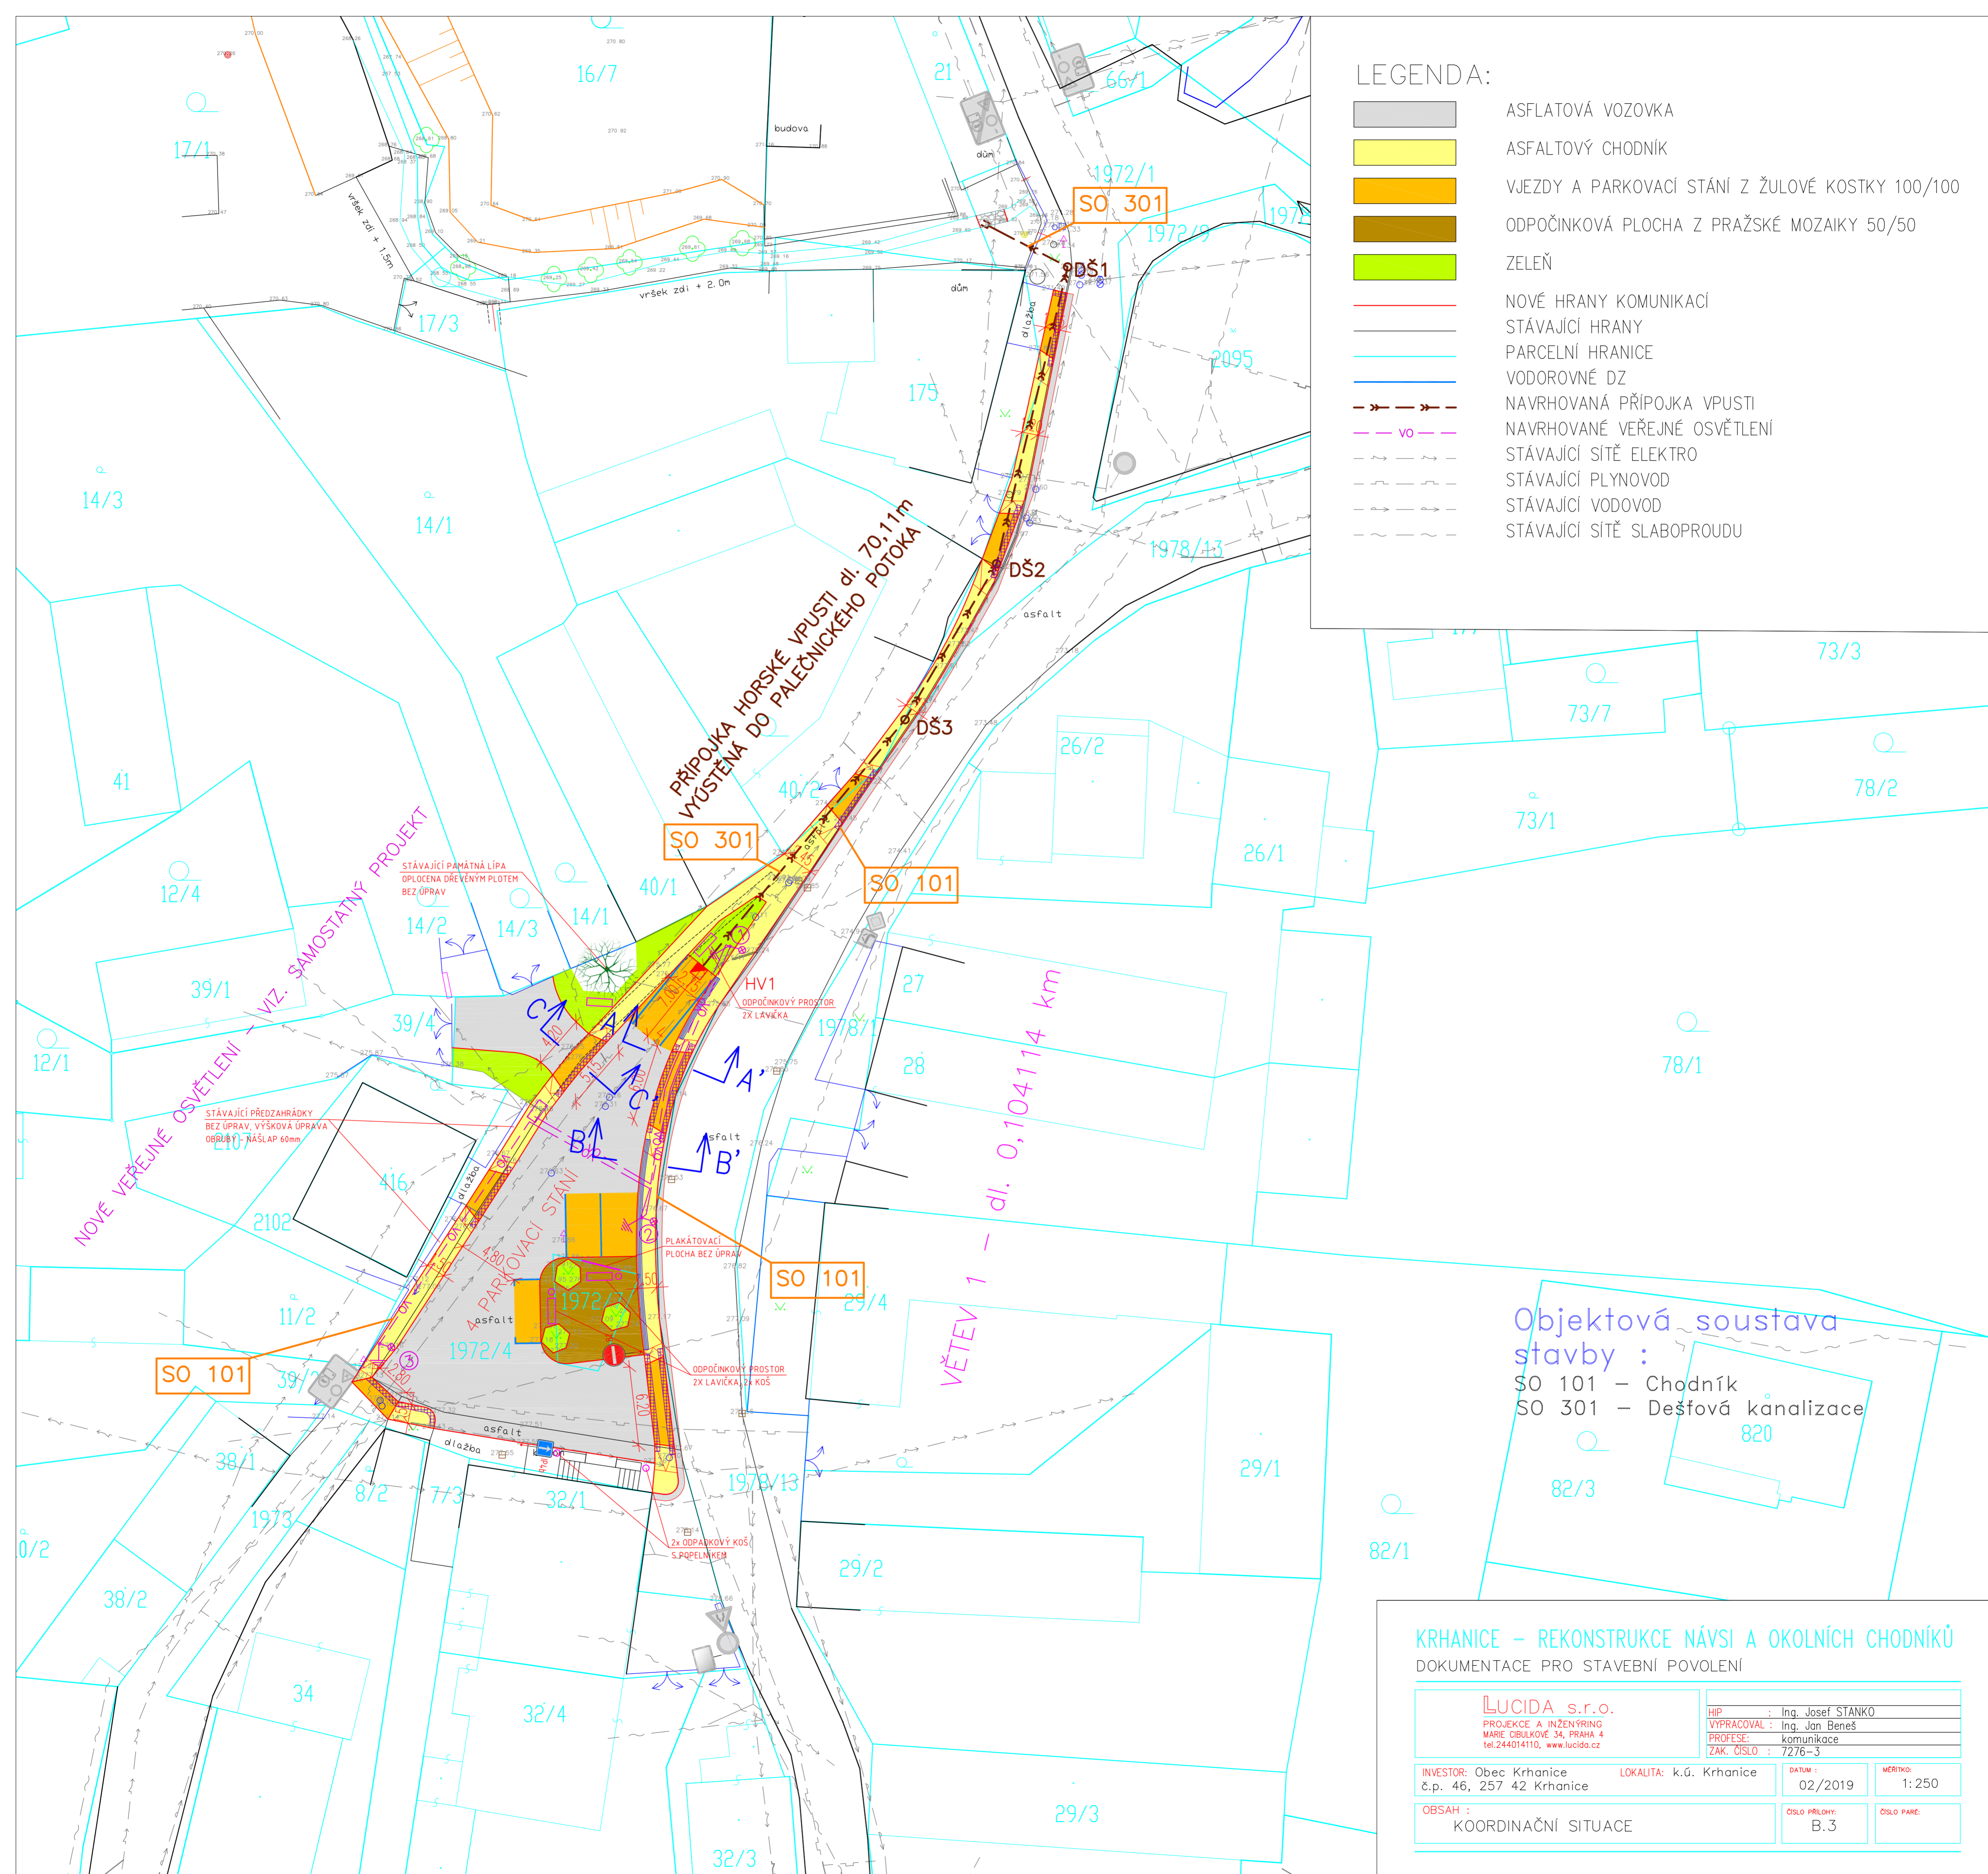

PŘÍPOJKA HORSKÉ VPUSTI dl. 70,11m
VYÚSTĚNA DO PALEČNICKÉHO POTOKA

VĚTEV 1 - dl. 0,104114 km

Objektová soustava
stavby :
SO 101 - Chodník
SO 301 - Dešťová kanalizace

KRCHANICE - REKONSTRUKCE NÁVSI A OKOLNÍCH CHODNÍKŮ
DOKUMENTACE PRO STAVEBNÍ POVOLENÍ

LUCIDA s.r.o. PROJEKCE A INŽENÝRING MARIE ČIBULKOVÉ 34, PRAHA 4 tel:244014110, www.lucida.cz		HIP : Ing. Josef STANKO		
		VYPRACOVAL : Ing. Jan Beneš		
INVESTOR: Obec Krhanice		LOKALITA: k.ú. Krhanice	DATA: 02/2019	MĚŘÍTKO: 1:250
OBSAH : KOORDINAČNÍ SITUACE		CÍSLO PŘÍLOHY: B.3	CÍSLO PÁRE:	